


Projektowana słupowa sacja transformatorowa SN/mN wg projektu usunięcia kolizji elektroenergetycznych (odrębne opracowanie)

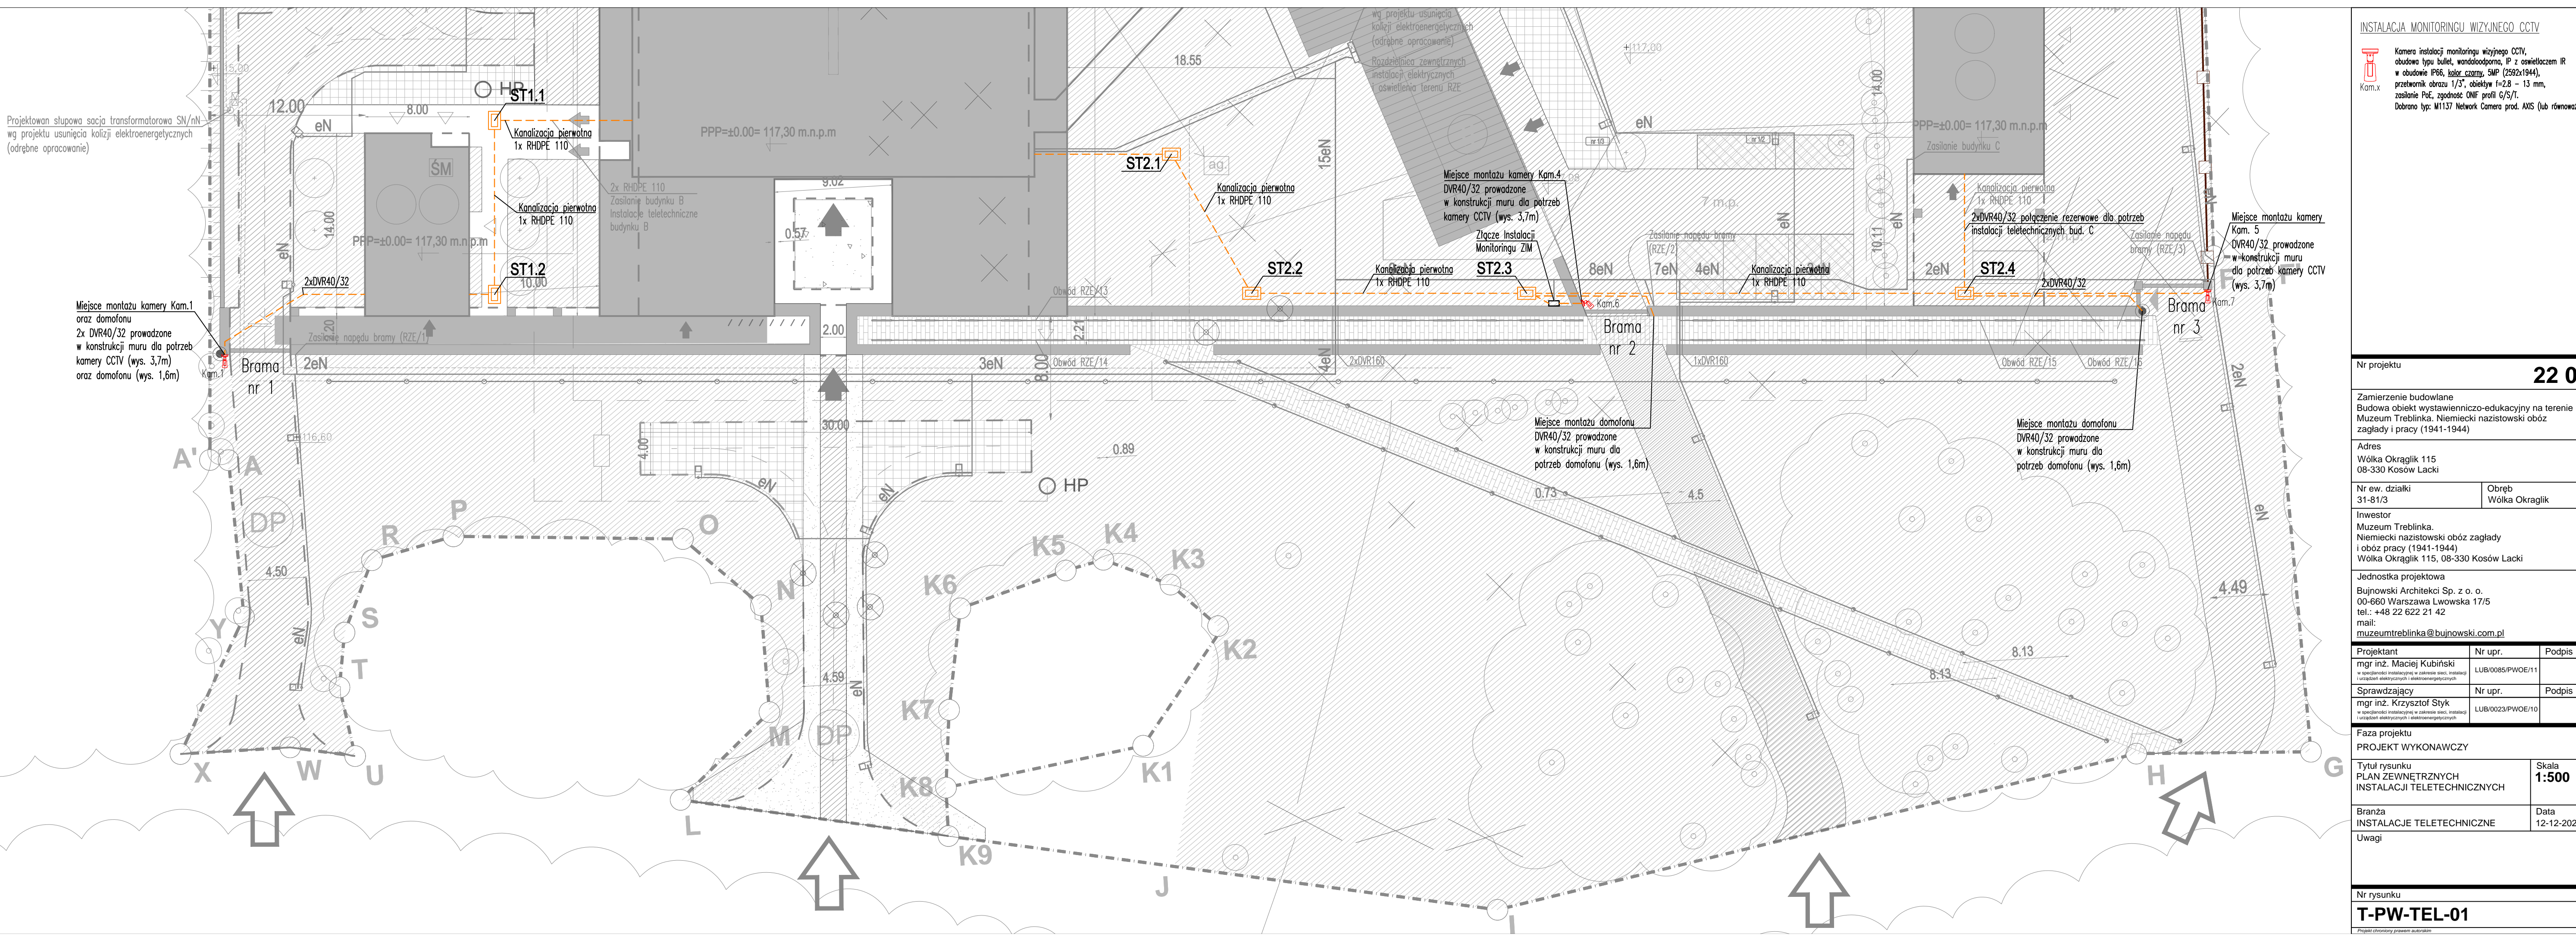

INSTALACJA MONITORINGU WIZYJNEGO CCTV

Kamera instalacji monitoringu wizyjnego CCTV, obudowa typu bullet, wandaloodporna, IP z oświetleniem IR w obudowie IP66, kolor czarny, SMP (2592x1944), przetwornik obrazu 1/3", obiektyw f=2.8 - 13 mm, zasilanie PoE, zgodność ONV profilu G/S/T. Dobrano typ: M1137 Network Camera prod. AXIS (lub równoważna)

Nr projektu **22 04**

Zamierzenie budowlane
Budowa obiekt wystawienniczko-edukacyjny na terenie Muzeum Treblinka. Niemiecki nazistowski obóz zagłady i pracy (1941-1944)

Adres
Wólka Okraglik 115
08-330 Kosów Lacki

Nr ew. działki 31-81/3
Obręb Wólka Okraglik

Inwestor
Muzeum Treblinka.
Niemiecki nazistowski obóz zagłady i obóz pracy (1941-1944)
Wólka Okraglik 115, 08-330 Kosów Lacki

Jednostka projektowa
Bujnowski Architekci Sp. z o. o.
00-660 Warszawa Lwowska 17/5
tel.: +48 22 622 21 42
mail: muzeumtreblinka@bujnowski.com.pl

| | | |
|---|-----------------------------|--------|
| Projektant mgr inż. Maciej Kubiński <small>w specjalności instalacyjnej w zakresie sieci, instalacji i urządzeń elektrycznych i elektroenergetycznych</small> | Nr upr. LUB/0085/PWOE/11 | Podpis |
|---|-----------------------------|--------|

| | | |
|--|-----------------------------|--------|
| Sprawdzający mgr inż. Krzysztof Styk <small>w specjalności instalacyjnej w zakresie sieci, instalacji i urządzeń elektrycznych i elektroenergetycznych</small> | Nr upr. LUB/0023/PWOE/10 | Podpis |
|--|-----------------------------|--------|

Faza projektu
PROJEKT WYKONAWCZY

| | |
|---|-----------------------|
| Tytuł rysunku PLAN ZEWNĘTRZNYCH INSTALACJI TELETECHNICZNYCH | Skala 1:500 |
|---|-----------------------|

| | |
|-------------------------------------|--------------------|
| Branża INSTALACJE TELETECHNICZNE | Data 12-12-2022 |
|-------------------------------------|--------------------|

Uwagi

Nr rysunku
T-PW-TEL-01

Projekt chroniony prawem autorskim