


- LEGENDA**
- INSTRUKCJA KANALIZACyjNE
 - KS, PVC D110 - KANALIZACJA SANITARNA
 - KS, WENT - KANALIZACJA SANITARNA FOSFORAZOWA
 - KS, WENT - WENTYLACJA KANALIZACJA SANITARNA
 - WP110 - WPUST PODCZONY
 - R o - RÓWNA
 - o - RÓWNA
 - o - RÓWNA
 - o - RÓWNA
 - D-1 - ZBIENIA ODCIĄGAJĄCA
 - D-1 - KŁAPA ZBIENIA W STUŻECZCE
 - SP-1.43 - STENOJA SPOŁY PRZYKŁAD W OMIĘNIENIU DO "Y" BUDYNKU

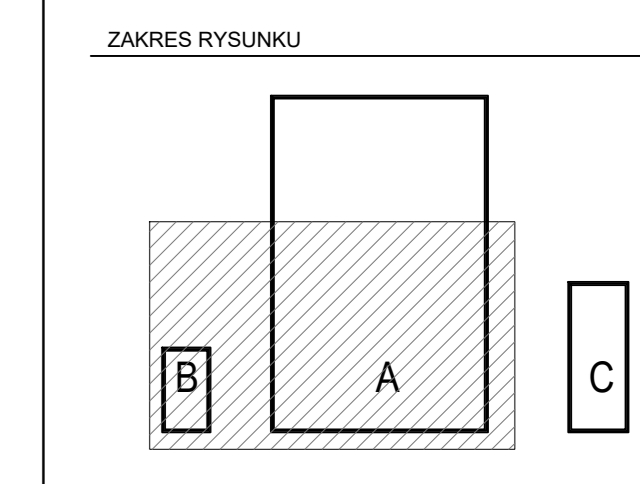

Nr projektu: 22 04	
Zamawiający: Muzeum Techniki Niemieckiej w Warszawie	
Adres: Włoka Chęrska 115, 08-330 Kosów Lacki	
Numer ewidencyjny działki: 31-810 Odręb: Włoka Chęrska	
Inwestor: Muzeum Techniki Niemieckiej w Warszawie	
Jednostka projektowa: Budowlany Architektura Sp. z o.o.	
Wykonawca: MAZ5484PW0565	
Projektant: mgr inż. Michał Olejnik	
Sprawdzący: mgr inż. Michał Olejnik	
Zespół projektowy: mgr inż. Michał Olejnik	
Faza projektu: PROJEKT WYKONAWCZY	
Skala: 1:50	
Data: 12.2022	
Nazwa projektu: PW-S-KS-A_B-08	