

LEGENDA

INSTALACJA KANALIZACYJNE

- KS, PC110 - KANALIZACJA SANITARNA
- KS, WP110 - KANALIZACJA SANITARNA FOSFORAZOWA
- KS, WP110 - WENTYLACJA KANALIZACJA SANITARNA

WP110 - WPUST POCZĄTKOWY

R - RĘKAWICA

AWP 1160 - POKRYWKA SANITARNA


AWP 1160 - WYWIERSKA KANALIZACYJNA

D-1 - ZBIENIA DOZWIĘŻAJĄCA

D-1 - KŁAPA ZBIENIA W STUŻENIU

SP-1.43 - SZYBKA SPŁYWU PRZEWODNI W ODMIENIE DO "Y" BUDYNKU

ZAKRES RYSUNKU

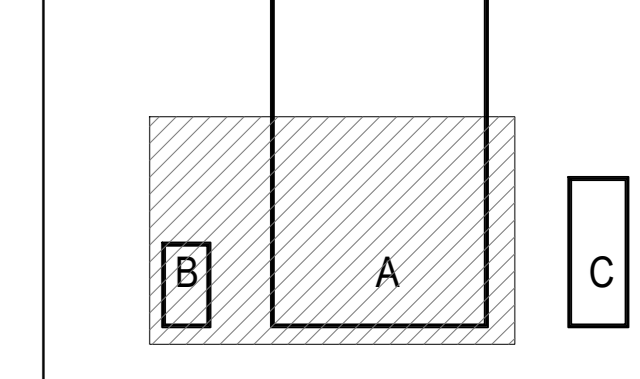

Nr projektu: 22 04

Zamawiający: Muzeum Techniki Niemieckiej w Warszawie

Adres: Włoka Chęcińska 115, 08-320 Kosów Lacki

Numer ewidencyjny działki: 31-811

Obiekt: Włoka Chęcińska 115, 08-320 Kosów Lacki

Instalacja projektowa: Biuro Projektów i Inżynieria Sanitarna

Projektant: mgr inż. Michał Dębski

Wykonawca: mgr inż. Olgiera Suka

Faza projektu: PROJEKT WYKONAWCZY

Tytuł projektu: INSTALACJA KANALIZACJA SANITARNA

Skala: 1:50

Obiekt: BUDYNEK A I B

Temat: SANITARNIA

Data: 12 2022

Nr rys.: PW-S-KS-A_B-09