

LEGENDA

INSTALACJE WODOCIĄGOWE


- - INSTALACJA ZIMNEJ WODY (ZW)
- - INSTALACJA CIEPŁEJ WODY (CW)
- - INST. CYRKULACJA CIEPŁEJ WODY (CYR)
- ZAWÓR ODCINAJĄCY
- WODOMIERZ
- FILTR SIATKOWY
- ZAWÓR ANTYSKAŻENIOWY
- ZAWÓR ZE ZŁĄCZKĄ DO WEŻA
- ZAWÓR PLYWAKOWY
- PION WODY ZIMNEJ, CIEPŁEJ, CYRKULACJA
- - INSTALACJA HYDRANTÓW WEWN. (HPw)
- - INSTALACJA HYDRANTÓW ZEWN. (HPz)

HP 25
 - HYDRANT WEWNĘTRZNY HP25

HP
 - PION HYDRANTOWY

UWAGA!

1. WIELKOŚCI WODOMIERZY ORAZ ROZMIESZCZENIE ARMATURY WG RYSUNKU SCHEMATU INSTALACJI WODOCIĄGOWEJ
2. PODŁĄCZENIE PRZYBÓRÓW NALEŻY WYKONAĆ PRZEWODAMI (ZW/CW)
 - 16x2,7/16x2,7 - UMYWALKI, ZŁEWY
 - 16x2,7/- - MISKI USTEPOWE, PISUARY
 - 25x3,5/- - ZAWORY ZE ZŁĄCZKĄ DO WEŻA
3. PRZED WODOMIERZAMI STOSOWAĆ FILTRY SIATKOWE

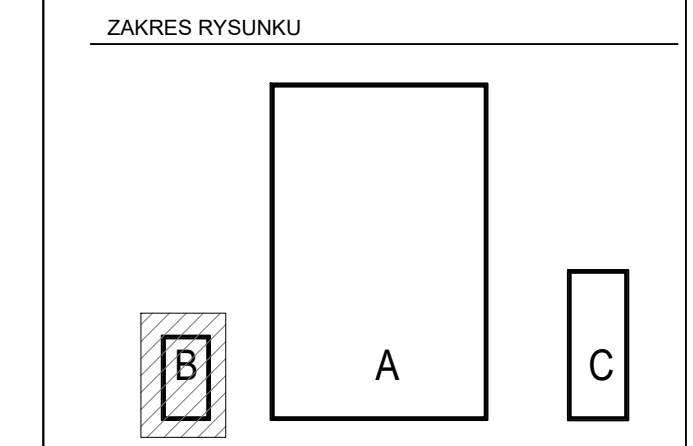

Nr projektu: 22 04

Zamierzenie budowlane:
 Budowa obiektu systemowego-ekologicznego oraz dwóch budynków gospodarczych na terenie Muzeum Treblinka. Niemiecki nazistowski obóz zagłady i obóz pracy (1941-1944) wraz z zagospodarowaniem terenu i infrastrukturą techniczną

Adres: Wólka Okraglik 115
08-330 Kosów Lacki

Numer ewidencyjny działki: 31-81/3 **Obręb:** Wólka Okraglik

Investor: Muzeum Treblinka. Niemiecki nazistowski obóz zagłady i obóz pracy (1941-1944)
Wólka Okraglik 115, 08-330 Kosów Lacki

Jednostka projektowa: Bujnowski Architekci Sp. z o.o.
00-658 Warszawa ul. Lwowska 17/5
tel: +48 22 6222142
muzeumtreblinka@bujnowski.com.pl

Projektant:	Nr upr.	Podpis
mgr inż. Beata Olejnik	MAZ/047/PWOS/05	
Sprawdzający:	Nr upr.	Podpis
mgr inż. Agnieszka Bulas	MAZ/0480/PWOS/05	
Zespół projektowy: mgr inż. Michał Olejnik mgr inż. Grzegorz Sulej		

Faza projektu:
PROJEKT WYKONAWCZY

Tytuł rysunku: INSTALACJE WODOCIĄGOWE RZUT PARTERU - BUDYNEK B	Skala: 1:50
Branża: SANITARNA	Data: 12.2022

Nr rys.: PW-S-W-B-03

Projekt stworzony przez asystentów Rozpatrywany łącznie z projektami branżowymi