


BUDYNEK B

BUDYNEK A

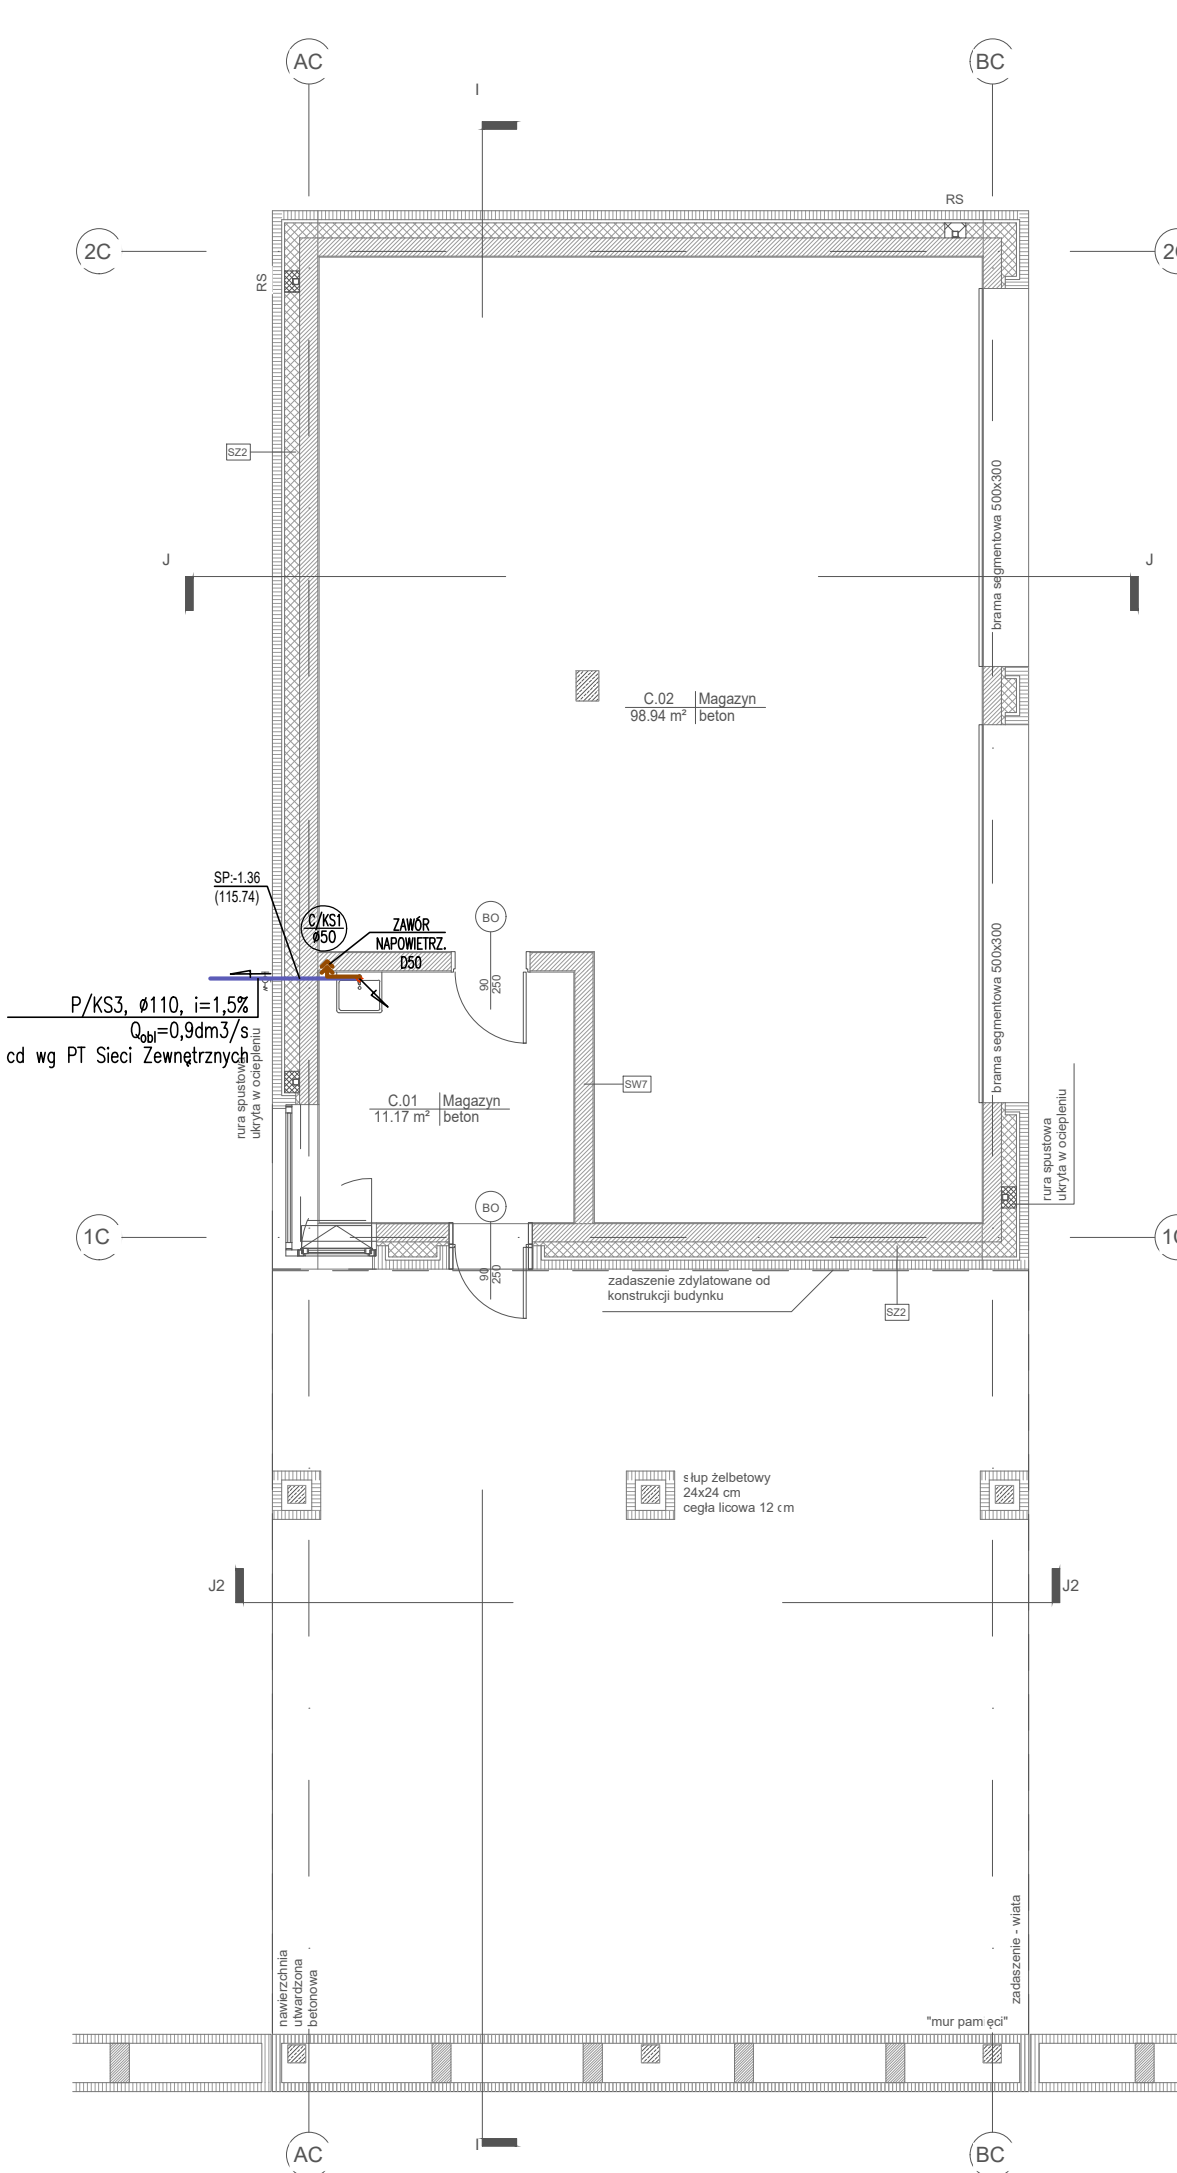

BUDYNEK C

- LEGENDA**
INSTALACJE KANALIZACYJNE
- KS, P/CS,110 — KANALIZACJA SANITARNIA GRAW.
 - KS, went. — WENTYLACJA KANALIZACJI SANITARNEJ
 - KS, P/CS,110 — WENTYLACJA KANALIZACJI SANITARNEJ
 - WP110 — WPŁYŚC PODŁOGOWY
 - R o — RZEWIJA
 - AK/SK P/110 — PION KANALIZACJI SANITARNEJ
 - AK/SK P/160 — WYWIEKA KANALIZACYJNA

Nr projektu **22 04**

Zamierzenie budowlane
 Budowa obiektu wystawienniczego-ekscyzyjnego na terenie
 Muzeum Třebínka. Niemiecki nazistowski obóz zagłady
 i obóz pracy (1941-1944)

Adres
 Wólka Okraglik 115
 08-330 Kosów Lacki

Nr ew. starostki 318103 Obiekt Wólka Okraglik

Investor
 Muzeum Třebínka.
 Niemiecki nazistowski obóz zagłady
 i obóz pracy (1941-1944)
 Wólka Okraglik 115, 08-330 Kosów Lacki

Jednostka projektowa
 Bujnowski Architekci Sp. z o.o.
 03-450 Warszawa Lwowska 175
 tel.: +48 22 622 21 42
 mail: muzeumtreblinka@bujnowski.com.pl

| Projektant | Nr upr. | Podpis |
|-----------------------|-----------------|--------|
| mgr inż. Beata Olejak | MAZ0474/PWOS/05 | |

| Sprawdzający | Nr upr. | Podpis |
|-------------------------|-----------------|--------|
| mgr inż. Agnieszka Bula | MAZ0480/PWOS/05 | |

Zespół projektowy

Faza projektu
 PROJEKT TECHNICZNY

Tytuł rysunku
 RZUT POZOMU-1
 INSTALACJE KANALIZACJI SANITARNEJ

Skala 1:100
 Data 11-2022

Branda SANITARNIA
 Uwagi

Nr rysunku
T-PT-S-KS-04